



Planta baixa - Drenagem  
escala 1/125

| SIMBOLOGIA DRENAGEM |                                         |
|---------------------|-----------------------------------------|
|                     | CAIXA DE DRENAGEM 0,50X0,50X0,60        |
|                     | REDE DE DRENAGEM EM PVC D=100MM         |
|                     | REDE DE DRENAGEM EM CONCRETO D=300MM    |
|                     | SENTIDO DA REDE DE DRENAGEM I=2%        |
|                     | DESCIDAS DE ÁGUA PLUVIAL EM PVC D=100MM |


#### D7 - DETALHE ALA DE DISSIPACÃO

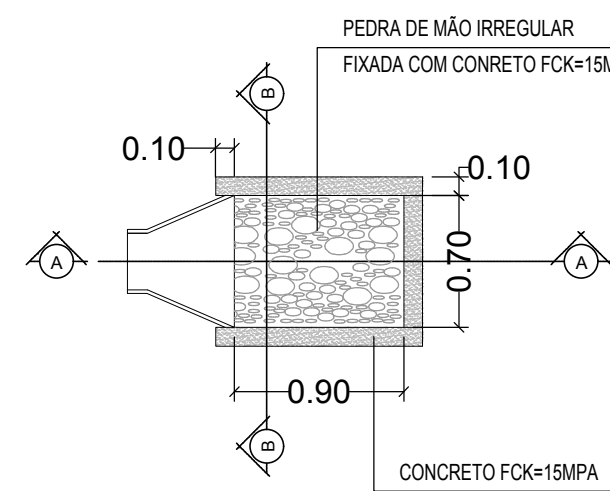

PLANTA BAIXA  
SEM ESC.

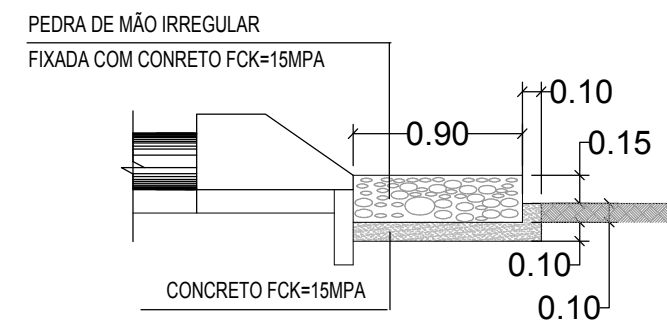


CORTE AA  
SEM ESC.

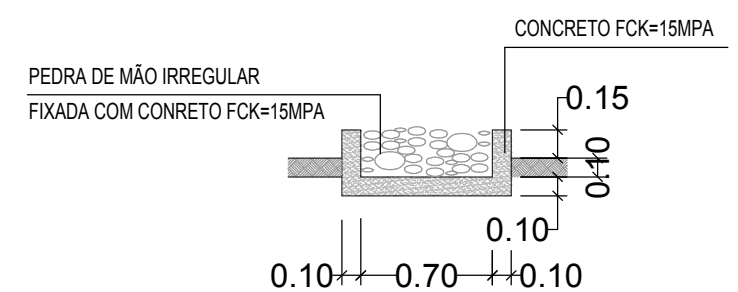


CORTE BB  
SEM ESC.


#### D6 - DETALHE CAIXA DE PASSAGEM

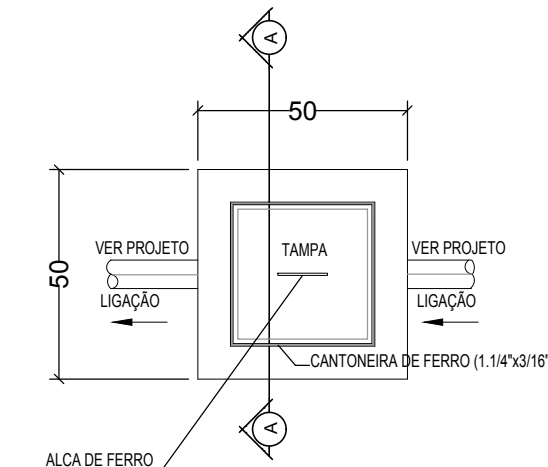


PLANTA BAIXA  
SEM ESC.

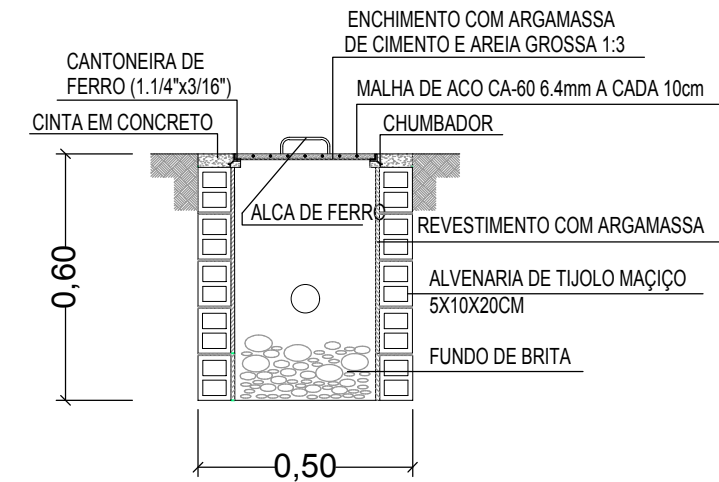

CORTE AA  
SEM ESC.

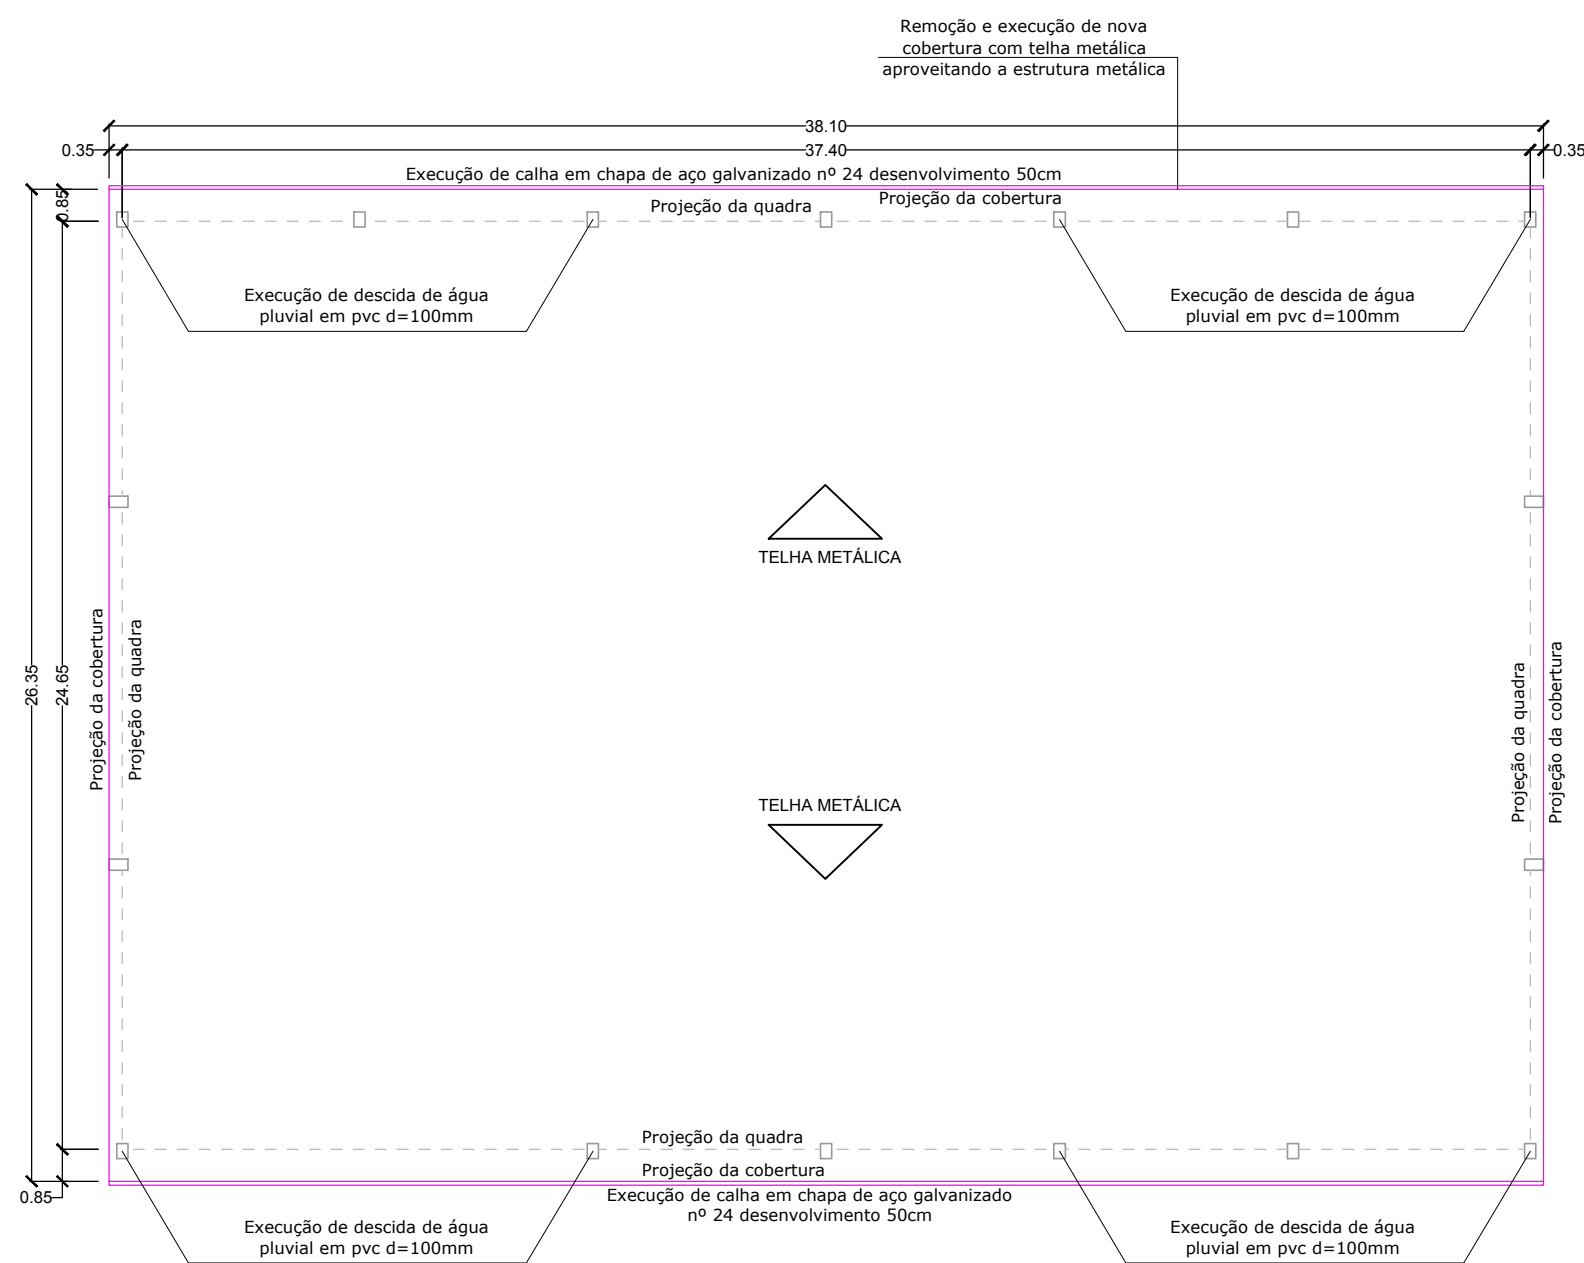

Planta de cobertura  
escala 1/200

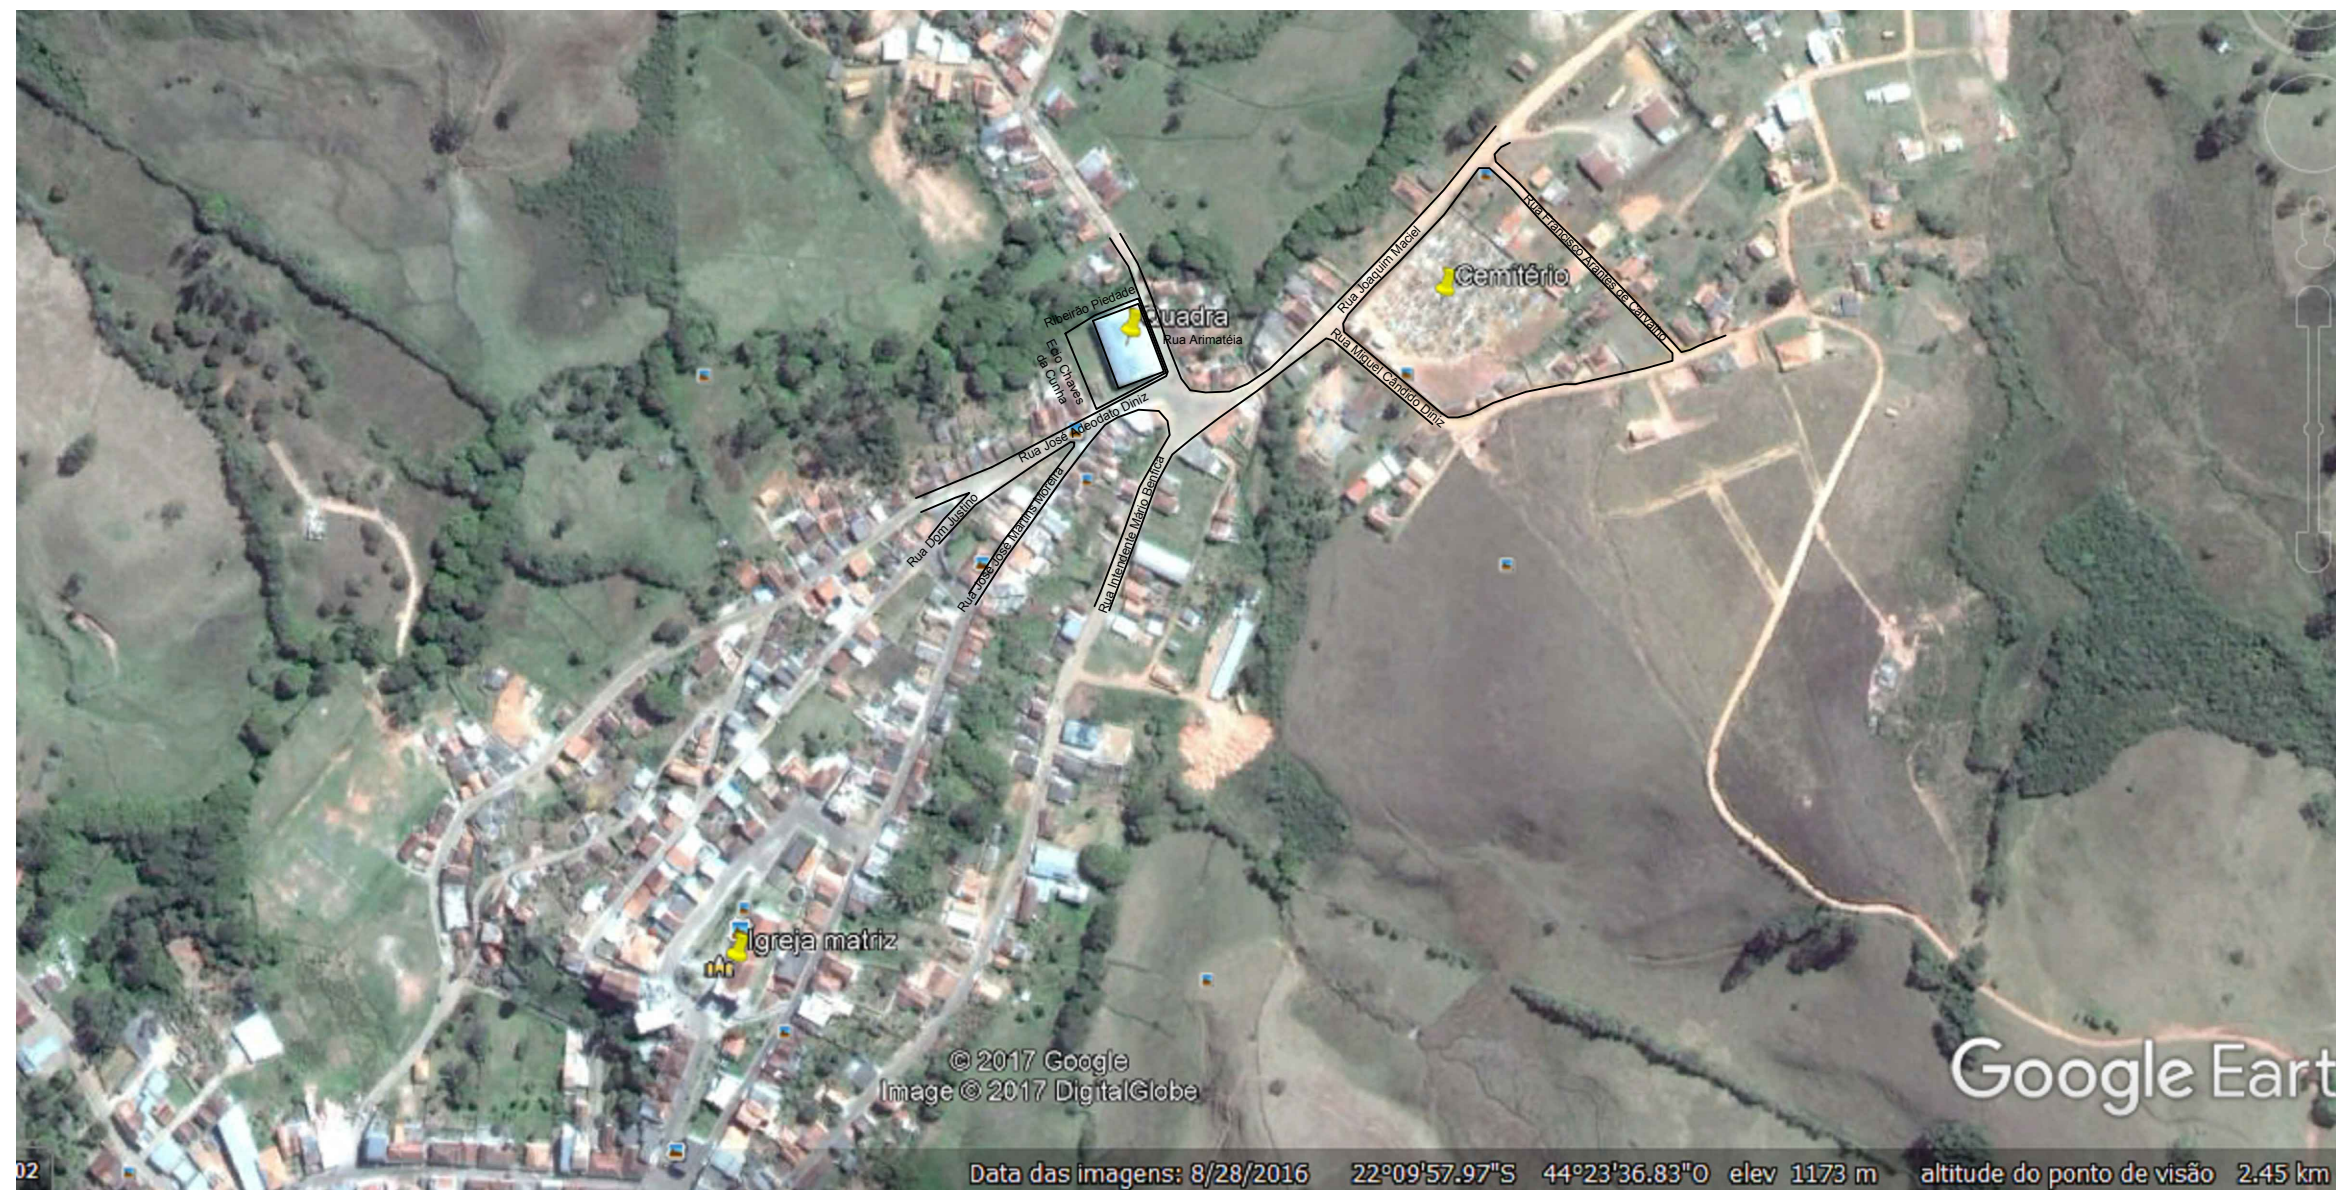

Planta de situação/locação  
escala 1/1000

Registro de imóveis livro nº2 – Comarca de Aiuruoca – MG  
Folha nº 01 / Matrícula nº 2.663 de 02/10/1980


ART 14201800000004463566

Aprovações e  
Registros.

Responsável Técnico:  
**De Paula**  
ENGENHARIA | CNPJ: 16.442.988/0001-04  
Rua Silvestre de Araújo Porto, 320  
Bairro Marumbi - Juiz de Fora/MG  
Telefone: (32) 3281-1106 | (32) 9 8490-4353  
E-mail: pr\_eng@hotmail.com

Engº Civil Priscila C. de Paula Neto –  
CREA-MG 142702/D

Desenho:

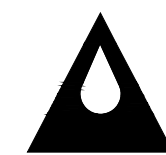

**AMAG**

ASSOCIAÇÃO DOS MUNICÍPIOS DA  
MICRORREGIÃO DO CIRCUITO DAS ÁGUAS  
AV. CAMILO SOARES, 100 - CENTRO -  
CAXAMBU - MG

Marcos Rosental  
3341-3500

#### MUNICÍPIO DE BOCAINA DE MINAS

|                                                                                                                          |                                                             |                          |
|--------------------------------------------------------------------------------------------------------------------------|-------------------------------------------------------------|--------------------------|
| Prefeito Municipal:                                                                                                      | CNPJ:<br>18.194.076/0001-60                                 | Fone :<br>(32) 3348-1102 |
| Wanderson Abraão Benfica                                                                                                 | CONTRATO CONVÊNIO:<br>Nº831352/2016                         |                          |
| Título :<br>Reforma de Ginásio poliesportivo e<br>implantação de academia ao ar livre                                    | Área :<br>1.063,95 m2                                       |                          |
| Endereço da obra :<br>Rua José Adeodato Diniz -<br>Centro - Bocaina de Minas<br>/ MG                                     | Escala :<br>Indicada<br>Data base Sinapi :<br>Setembro/2017 | Folha :<br><b>03/07</b>  |
| Conteúdo:<br>DRENAGEM, DETALHAMENTO CAIXAS DE<br>PASSAGEM, ALA DE DISSIPACÃO, PLANTA<br>DE COBERTURA, SITUAÇÃO E LOCAÇÃO | Revisão N°<br><b>04</b><br>Data :<br>24/03/2018             |                          |